

CONSEIL RÉGIONAL D'ILE DE FRANCE

LYCÉE PABLO PICASSO - FONTENAY SOUS BOIS

PROJET	<i>Aménagement de la salle professeurs</i>		
MAITRE D'OUVRAGE	LYCÉE PABLO PICASSO 4, avenue Pablo Picasso 94120 FONTENAY SOUS BOIS	téléphone : 01.48.76.26.73	
ASSISTANT MAITRE D'OUVRAGE	RÉGION ILE DE FRANCE 24, rue du Général Bertrand 75007 PARIS	téléphone : 01.53.85.53.85	
MAITRE D'ŒUVRE	I.D.F. ARCHITECTURE 62, rue de la Chaussée d'Antin 75009 PARIS	téléphone : 01.48.75.14.50	télécopie : 01.48.75.16.90

DOSSIER DE CONSULTATION DES ENTREPRISES

PARTENAIRES DE L'OPERATION - INTERVENANTS ET CONSULTANTS EXTERIEURS

BUREAU DE CONTROLE	non désigné
COORDONNATEUR SÉCURITÉ	non désigné
COORDINATEUR SSI	non désigné

PLAN	DCE	P/133	DOSSIER	IDFA/16.008
ÉTAT PROJETÉ				
ECHELLE :	1/70	DOC	PLAN PROJET - SALLE PROFESSEURS	
DATE :	AVRIL 2017		PLAN TECHNIQUE FAUX-PLAFOND/ELECTRICITE	








 




MODIFICATIONS APPORTEES AUX PLANS - INDICES DE MISE A JOUR


A	<input type="checkbox"/>	<input type="checkbox"/>	<input type="checkbox"/>	<input type="checkbox"/>	<input type="checkbox"/>	<input type="checkbox"/>	<input type="checkbox"/>	<input type="checkbox"/>	<input type="checkbox"/>
B	<input type="checkbox"/>	<input type="checkbox"/>	<input type="checkbox"/>	<input type="checkbox"/>	<input type="checkbox"/>	<input type="checkbox"/>	<input type="checkbox"/>	<input type="checkbox"/>	<input type="checkbox"/>
C	<input type="checkbox"/>	<input type="checkbox"/>	<input type="checkbox"/>	<input type="checkbox"/>	<input type="checkbox"/>	<input type="checkbox"/>	<input type="checkbox"/>	<input type="checkbox"/>	<input type="checkbox"/>
D	<input type="checkbox"/>	<input type="checkbox"/>	<input type="checkbox"/>	<input type="checkbox"/>	<input type="checkbox"/>	<input type="checkbox"/>	<input type="checkbox"/>	<input type="checkbox"/>	<input type="checkbox"/>
E	<input type="checkbox"/>	<input type="checkbox"/>	<input type="checkbox"/>	<input type="checkbox"/>	<input type="checkbox"/>	<input type="checkbox"/>	<input type="checkbox"/>	<input type="checkbox"/>	<input type="checkbox"/>


MISSION EN COURS

<input type="checkbox"/>	Esquisse	<input checked="" type="checkbox"/>	DCE
<input type="checkbox"/>	APS	<input type="checkbox"/>	DM
<input type="checkbox"/>	APD	<input type="checkbox"/>	DETAILS
<input type="checkbox"/>	DP	<input type="checkbox"/>	DOE
<input type="checkbox"/>	PRO	<input type="checkbox"/>	RELEVÉ

LÉGENDE :

-  Dalles LED 45W
-  Spots encastrés 13W
-  Interrupteur va et vient
-  Interrupteur simple
-  Prise de courant
-  Prise Informatique
-  Détecteur de présence
-  Bloc A : 2 prises de courant et 1 RJ45
-  Bloc B : 3 prises de courant et 1 RJ45
-  Bloc C : 2 prises de courant et 2 RJ45
-  Bandeau goulotte électrique
-  Sèches-main DYSON

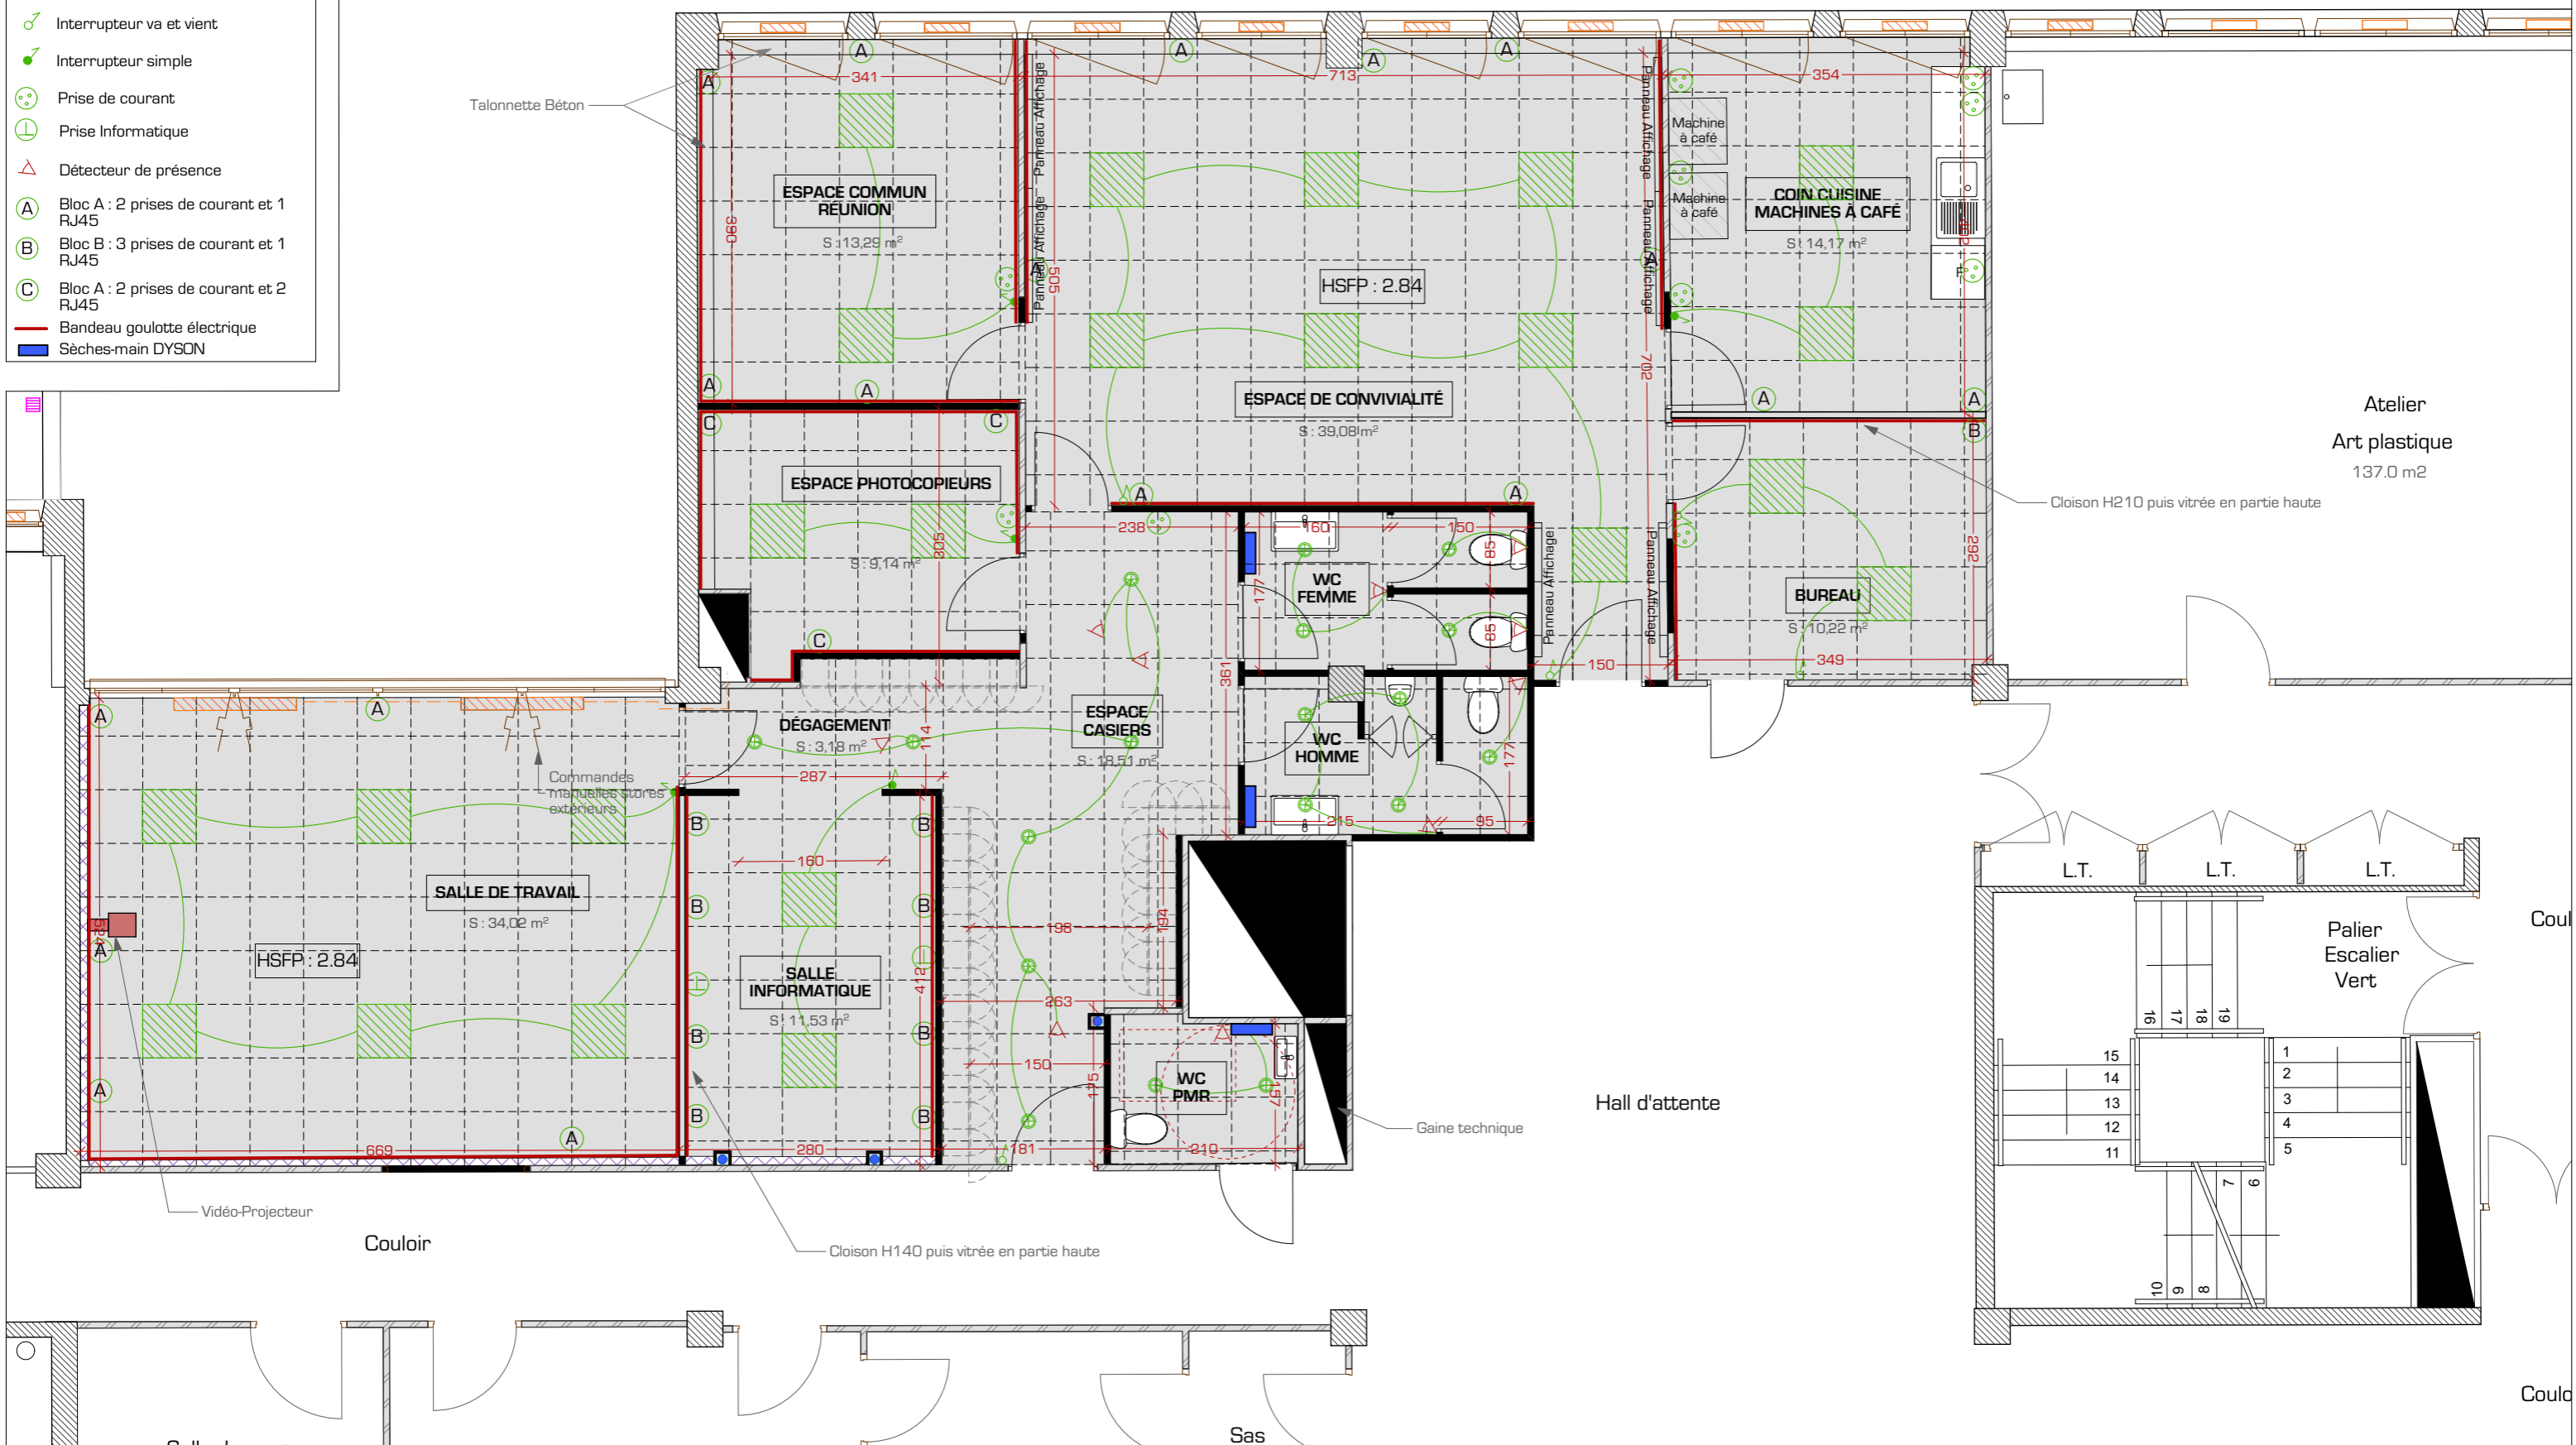

<p>LYCÉE PABLO PICASSO 4 Avenue Pablo PICASSO 94120 FONTENAY SOUS BOIS</p>	<p>LYCÉE P. PICASSO - FONTENAY SOUS BOIS Aménagement de la salle des professeurs</p>	<p>ETAT : PROJETÉ</p>	 IDF ARCHITECTURE 62, rue de la Chaussée d'Antin 75009 PARIS Tél : 01.48.75.14.50 Mail : agence@idf-architecture.com
<p>RÉGION ILE DE FRANCE 24, rue du Général Bertrand 75007 PARIS</p>	<p>DOSSIER DE CONSULTATION DES ENTREPRISES</p> <p>P/ 133 PLAN SALLE PROFESSEURS PLAN TECHNIQUE FAUX-PLAFOND / ELECTRICITÉ</p>	<p>ECHELLE : 1/70</p>	
		<p>AVRIL 2017</p>	