
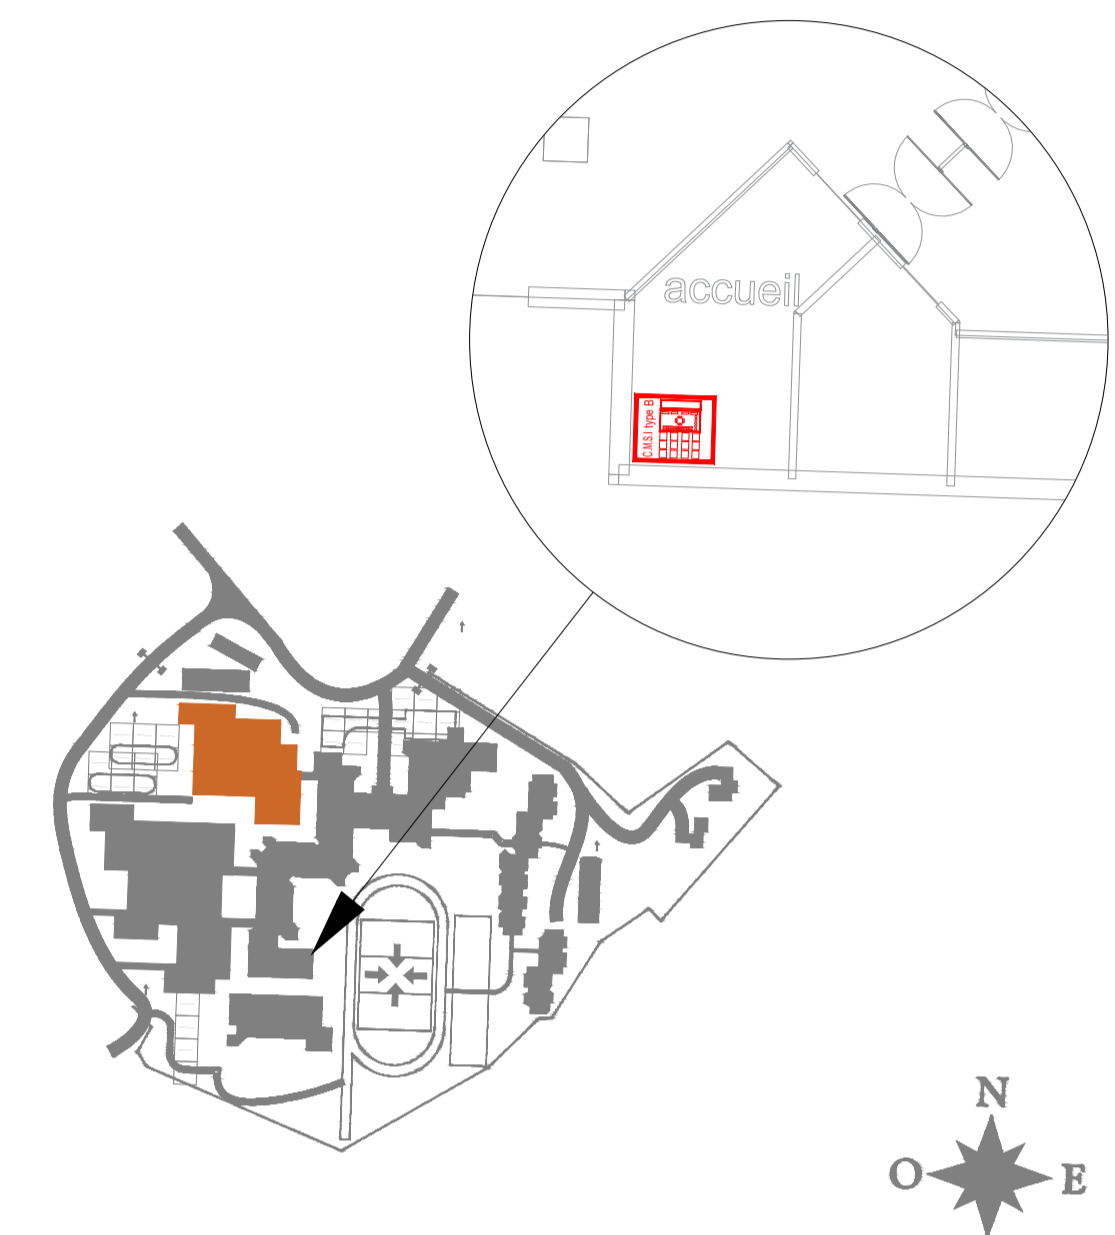


LEGENDE DU MATERIEL DU SSI	
	CENTRALISATEUR DE MISE EN SECURITE INCENDIE DE TYPE B (CMSI de type B)
	DECLENCHEUR MANUEL D'ALARME - (DM)
	DISPOSITIF ADAPTEUR DE COMMANDE A ENTREE ELECTRIQUE ET SORTIE PNEUMATIQUE (DAC)
	DIFFUSEUR SONORE ET VISUEL D'ALARME FEU - (DSVAF)
	DIFFUSEUR VISUEL D'ALARME FEU - (DVAF)
	ALIMENTATION ELECTRIQUE DE SECURITE - (AES)

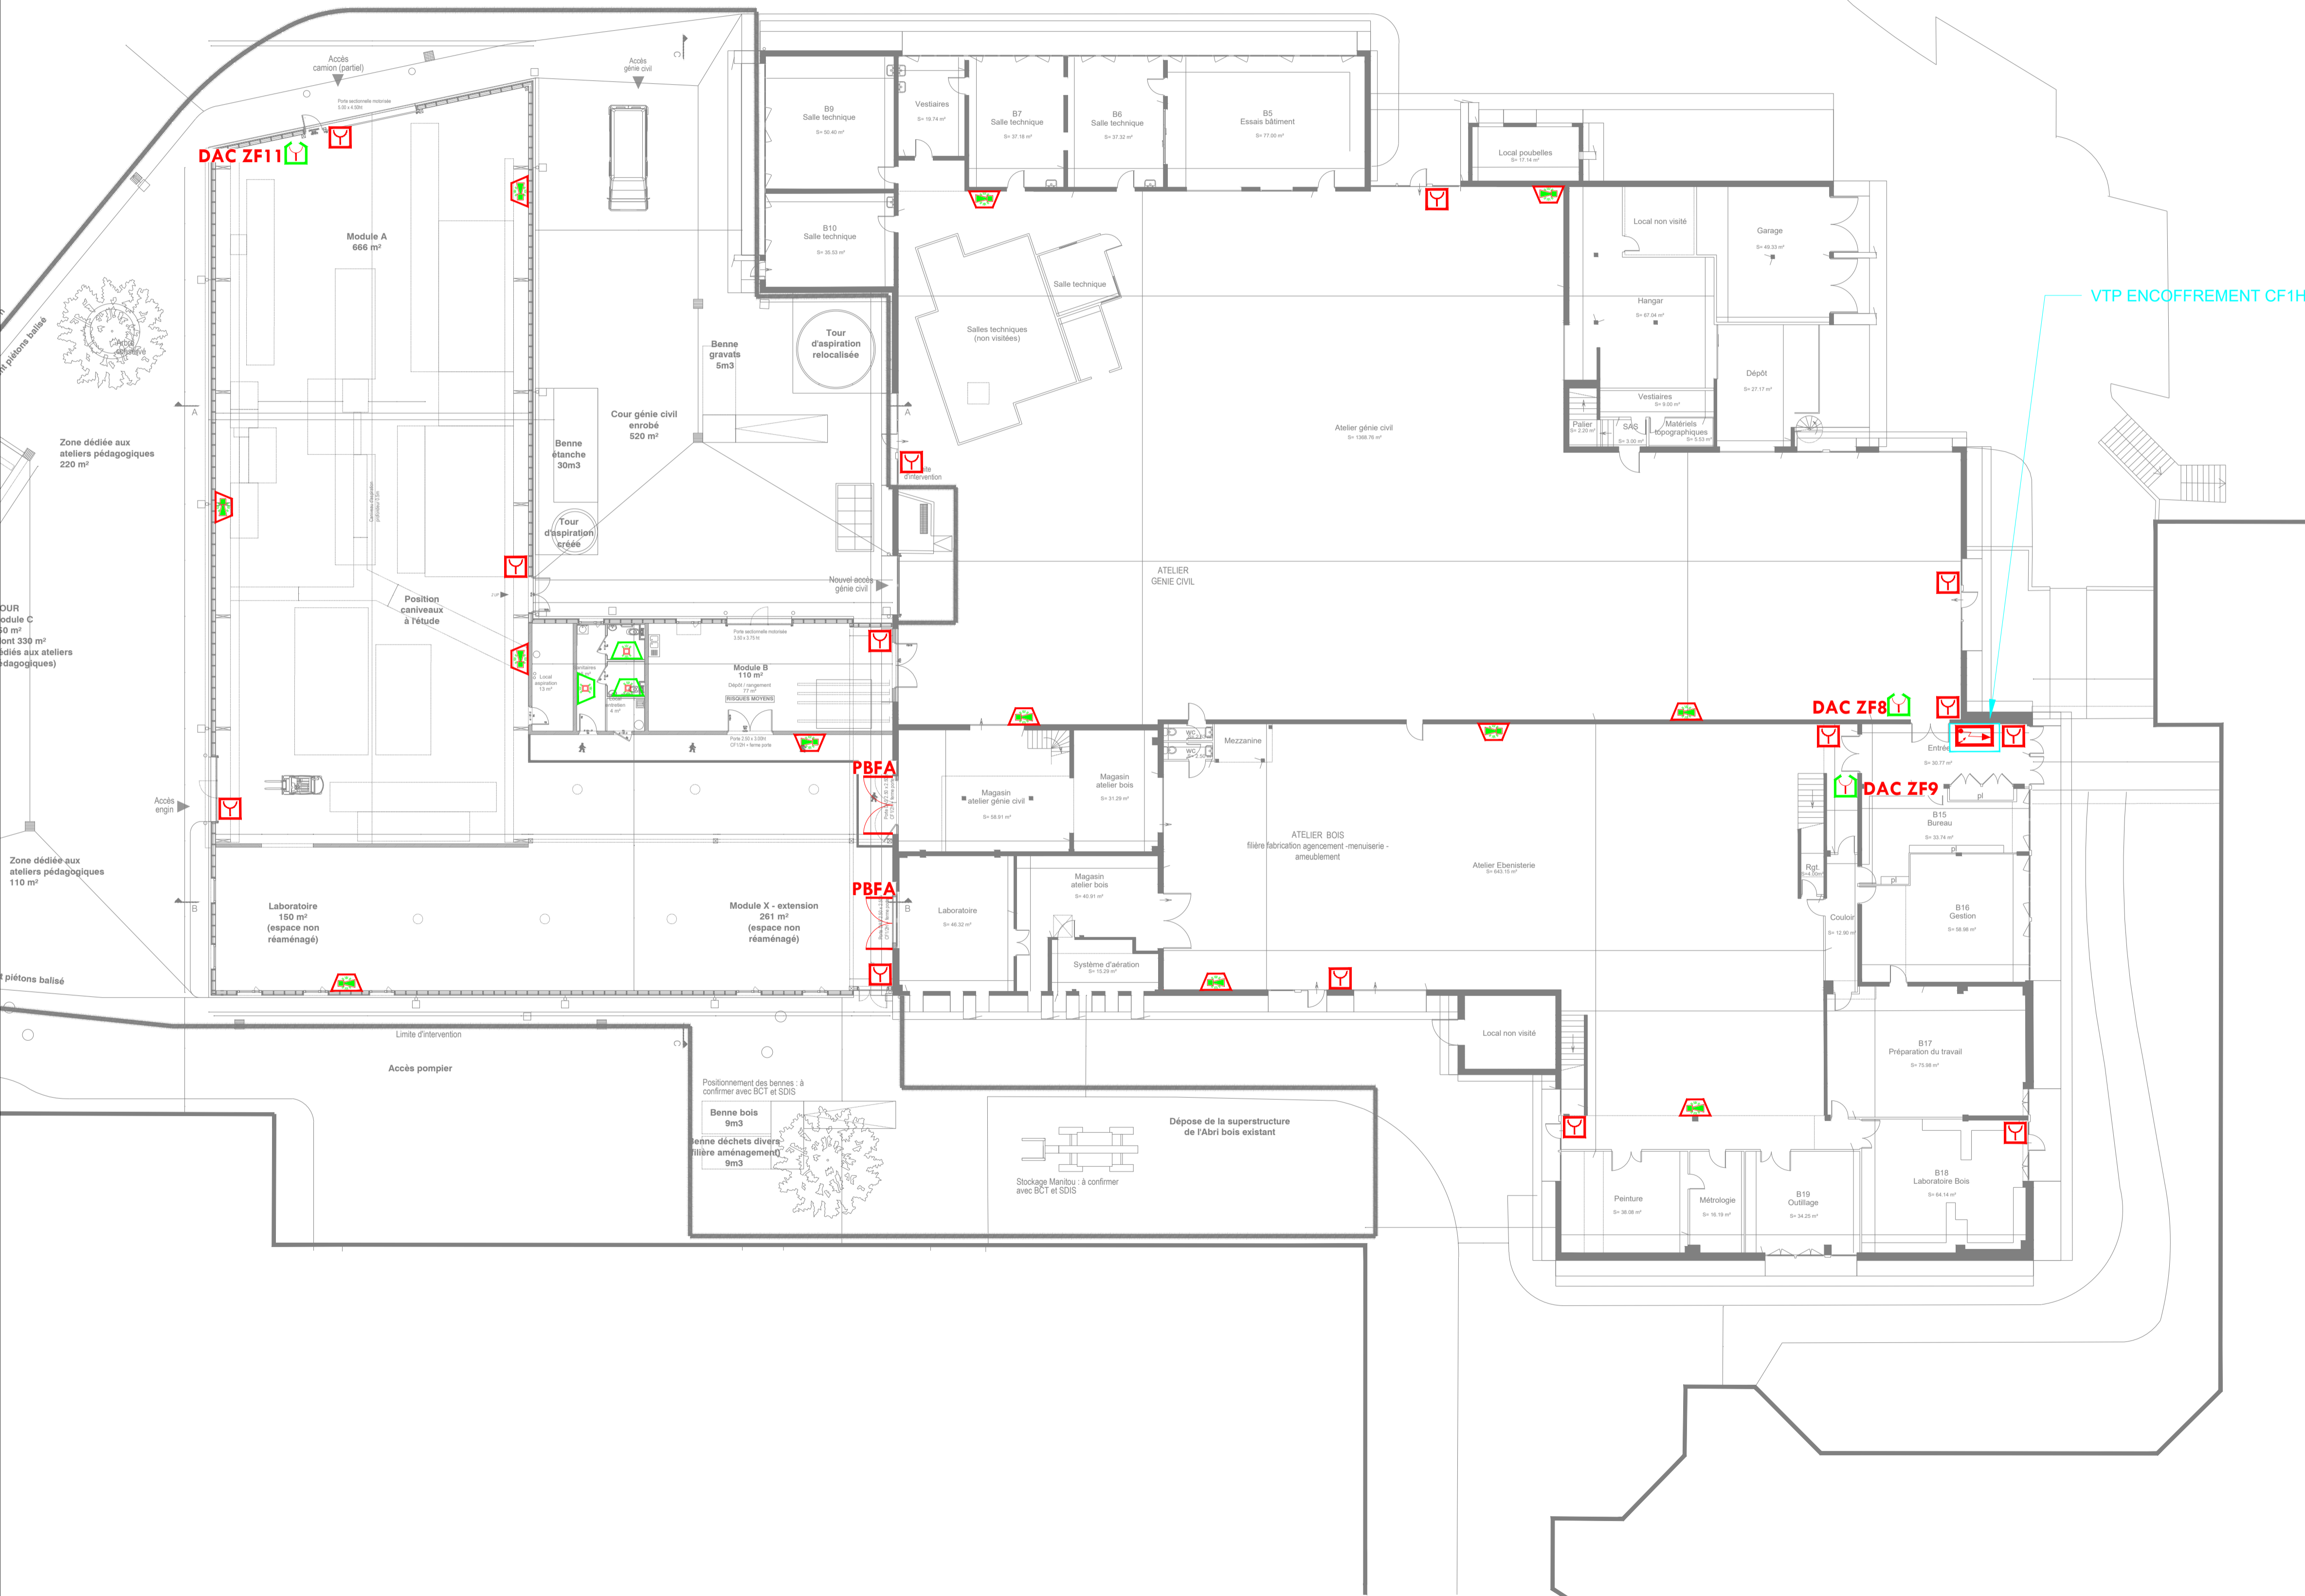

Dossier n°20190804-1 Octobre 2019

Lycée Louis LACHENAL " Atelier Nord "

335, route de Champ Farçon
74370 ARGONAY


EXTENSION DU SSI AU BATIMENT ATELIER NORD ET EXTENSION DE
L'ATELIER BOIS

Phase DCE LOT UNIQUE

PLAN D'IMPLANTATION DU MATERIEL REZ-DE-CHAUSSEE

I						
H						
G						
F						
E						
D						
C						
B						
A	15/10/19	PROJET	AH	Nom	AH	Nom
Ind.	Date	Modifications		Dessinateur		Approbateur

Bureau d'études:



Bureau d'études techniques PRESSI
33 boulevard Antonio Vivaldi
42000 SAINT-ETIENNE
Tel: 04 28 04 00 59 Fax: 04 28 04 00 58
Email: contact@pressi.eu

N° d'Affaire : 20190804-1

Format : A1

Echelle : 1/200

Maître d'Ouvrage:



La Région
Auvergne-Rhône-Alpes
1 Esplanade François Mitterrand, 69002 Lyon