



R+1

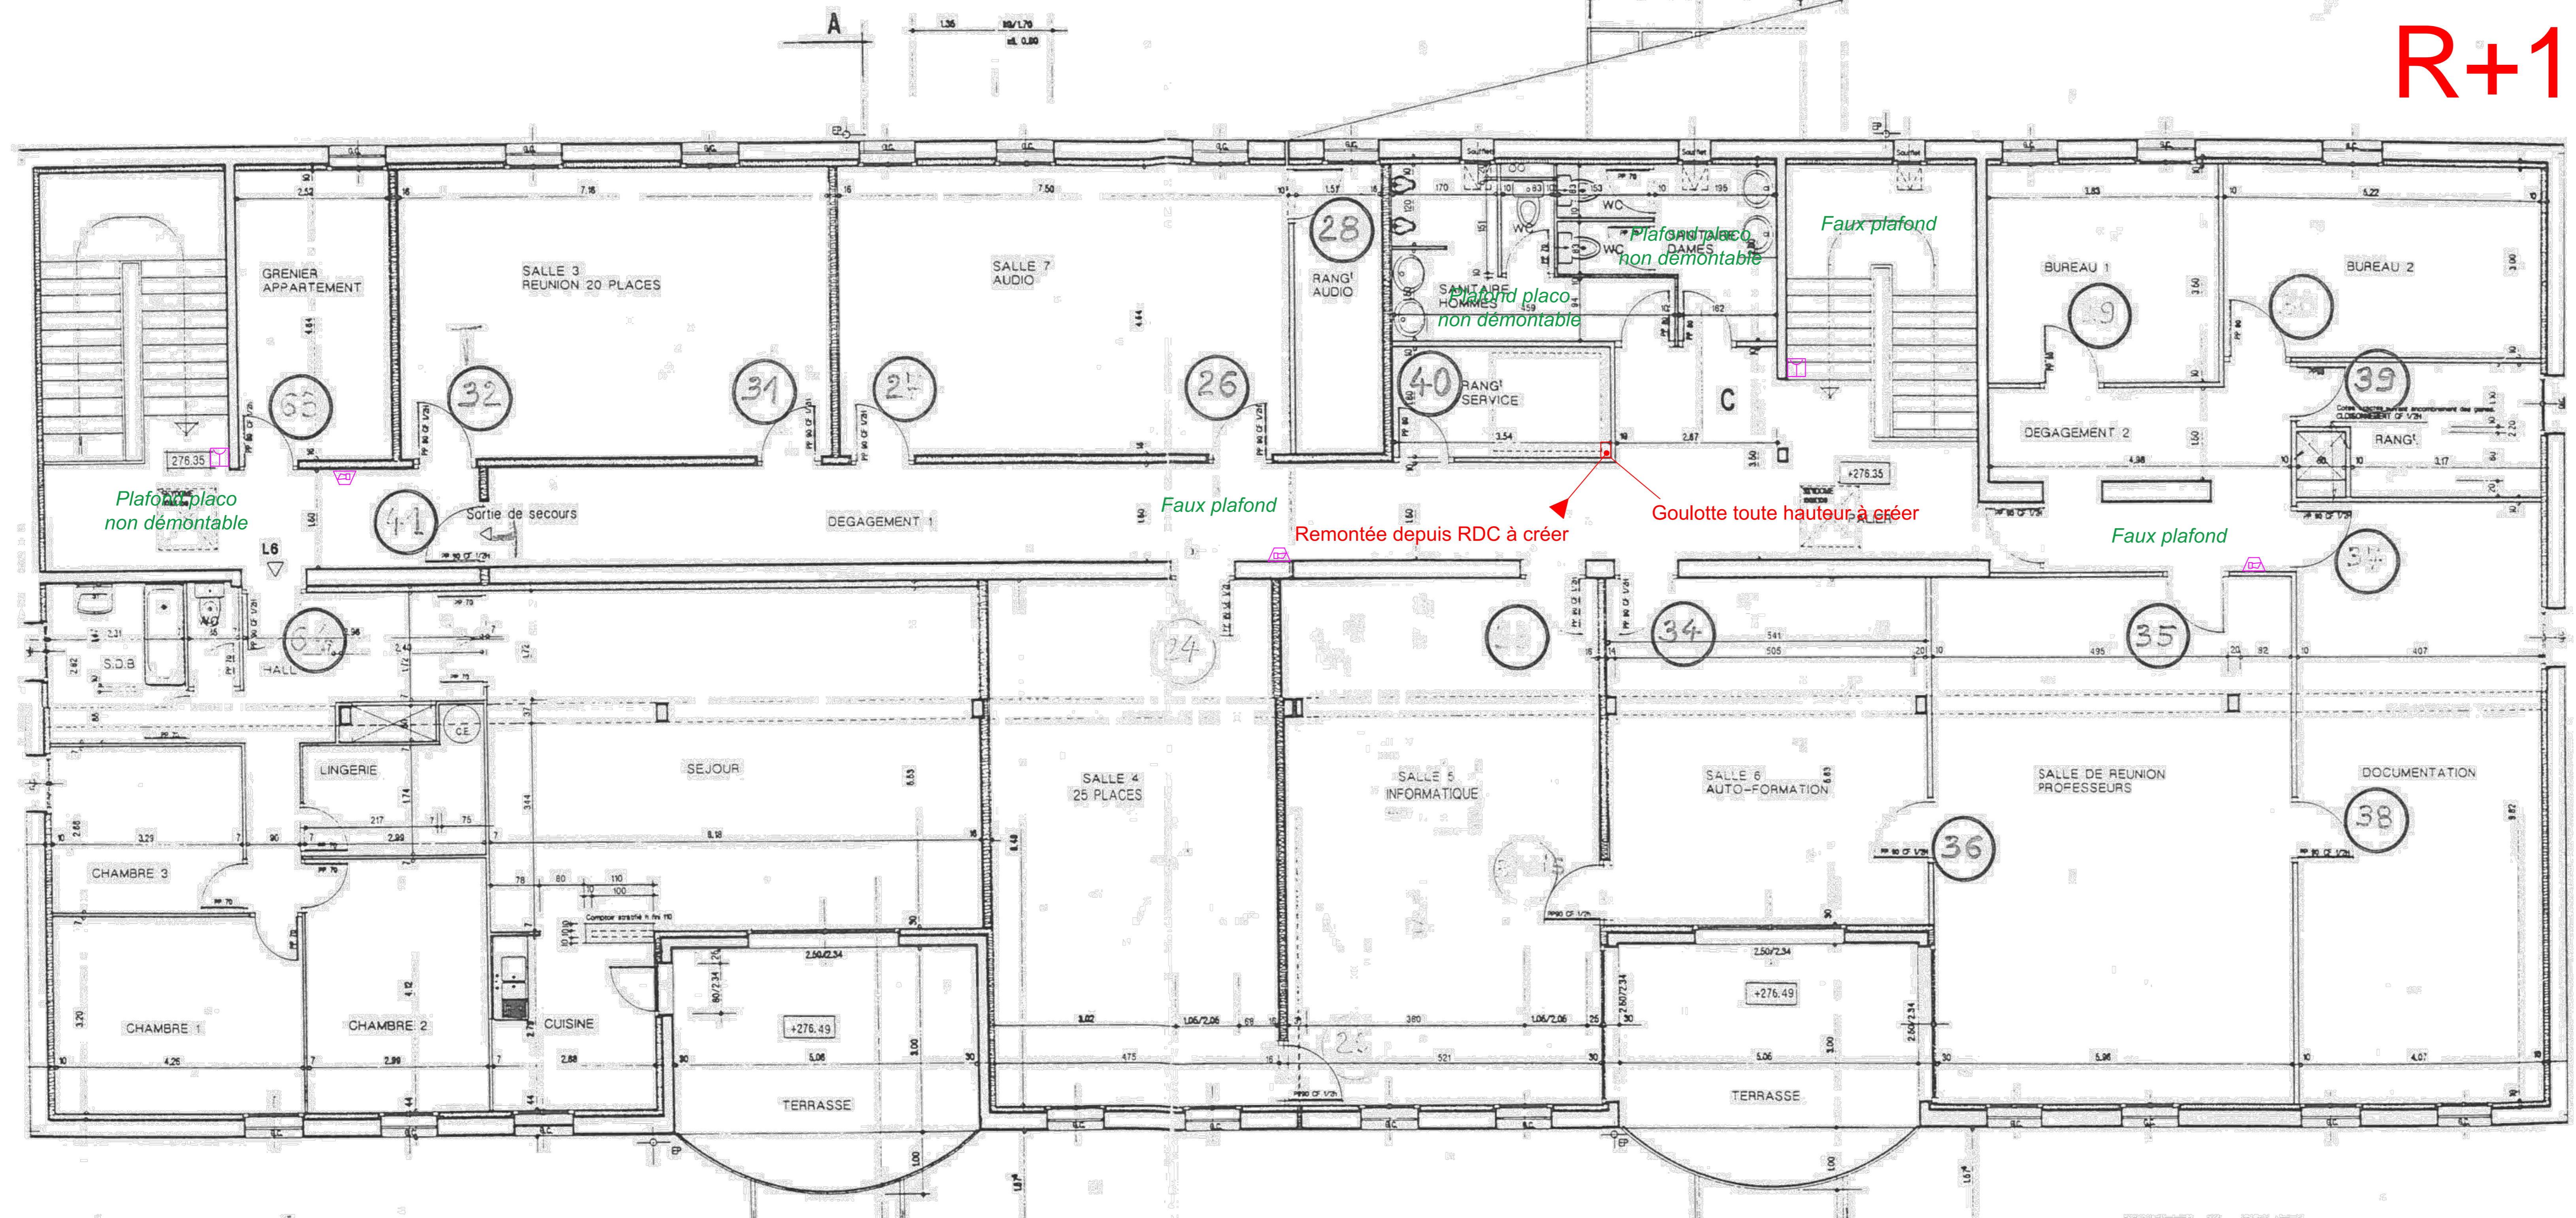

RDC

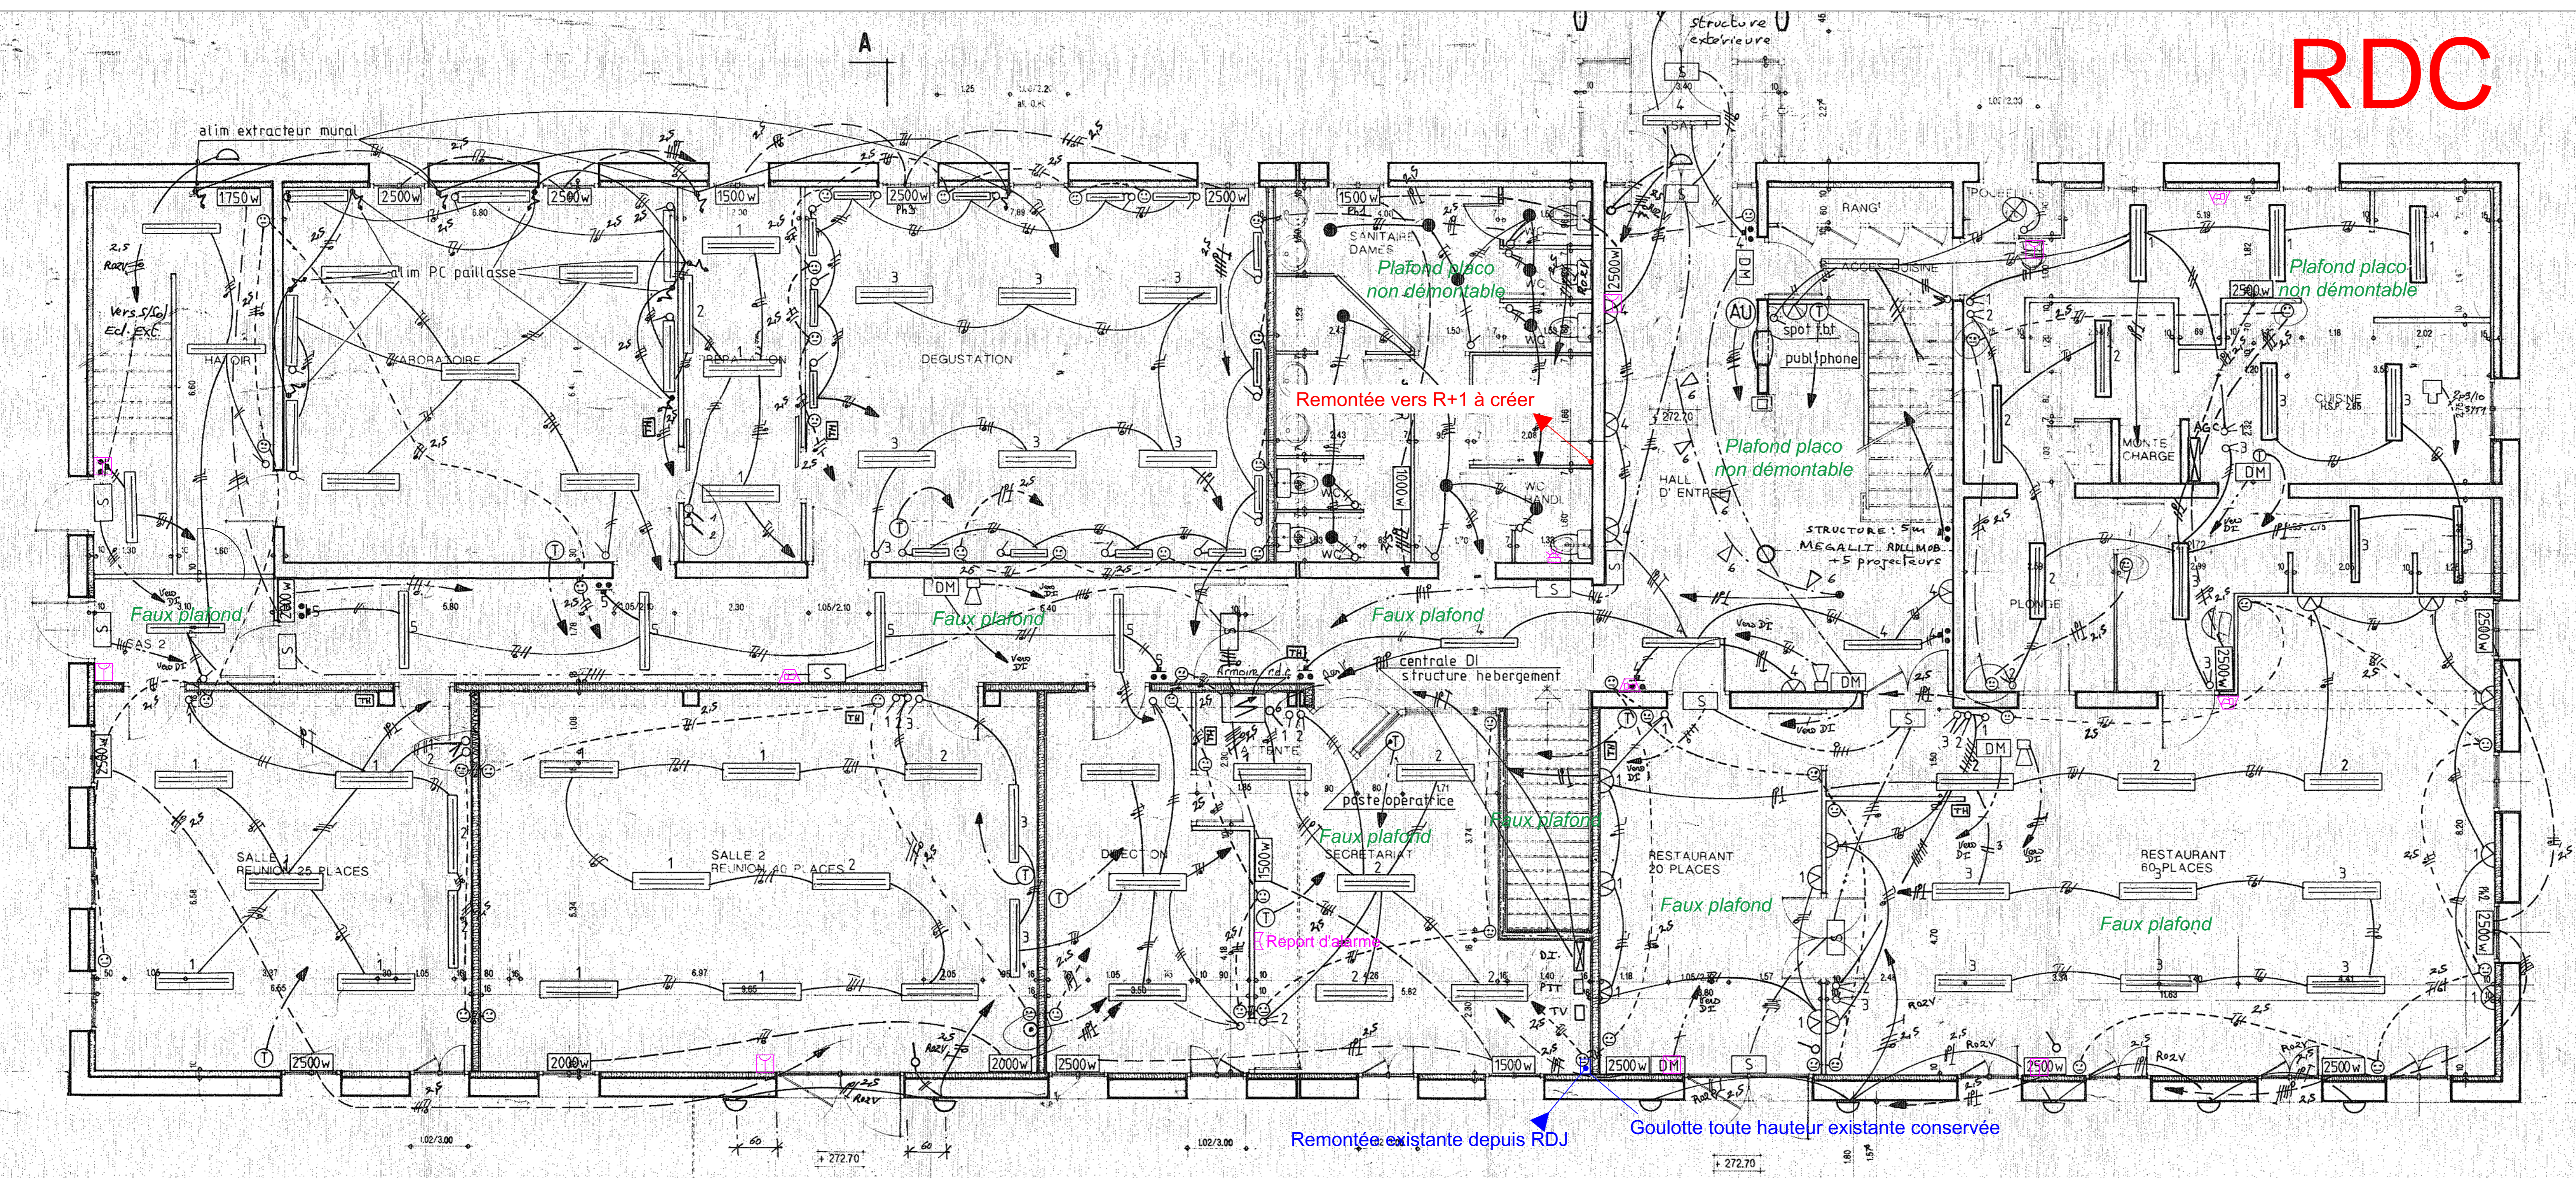

- LEGENDE**
- Détecteur optique de fumée
 - Détecteur incendie thermique
 - Indicateur d'action
 - Déclencheur Manuel alarme incendie
 - Diffuseur sonore d'alarme générale
 - Flash lumineux
 - Ventouse électromagnétique
 - Centrale d'alarme incendie

Conseil Régional AUV - RA
1, Esplanade François Mitterrand
69269 LYON Cedex 2

LYCEE OLIVIER DE SERRE
 Remplacement du SSI
 07200 AUBENAS

SYSTEME DE SECURITE INCENDIE
BATIMENT A
PLAN RDC & R+1

MATRE D'OUVRE : Conseil Régional AUV - RA	MATRE D'OUVRAGE : BET Franck REY	BUREAU D'ETUDE FLUIDE : BET Franck REY
1, esplanade François Mitterrand CS 20033 69269 LYON CEDEX 2 04.78.73.40.00	4, avenue du président Roosevelt 29000 Tarn (Hérault) 04.75.07.96.30 contact@betfranckrey.fr	
INDICES : A	MODIFICATIONS : Création	DATE : Mars 2019
		N°: SSI02
		DATE : Janvier 2019 Dossier N° : 0390-16 ECHELLE : 1/50 ETABLI PAR : MC