


ya hil un def? s'edp 5

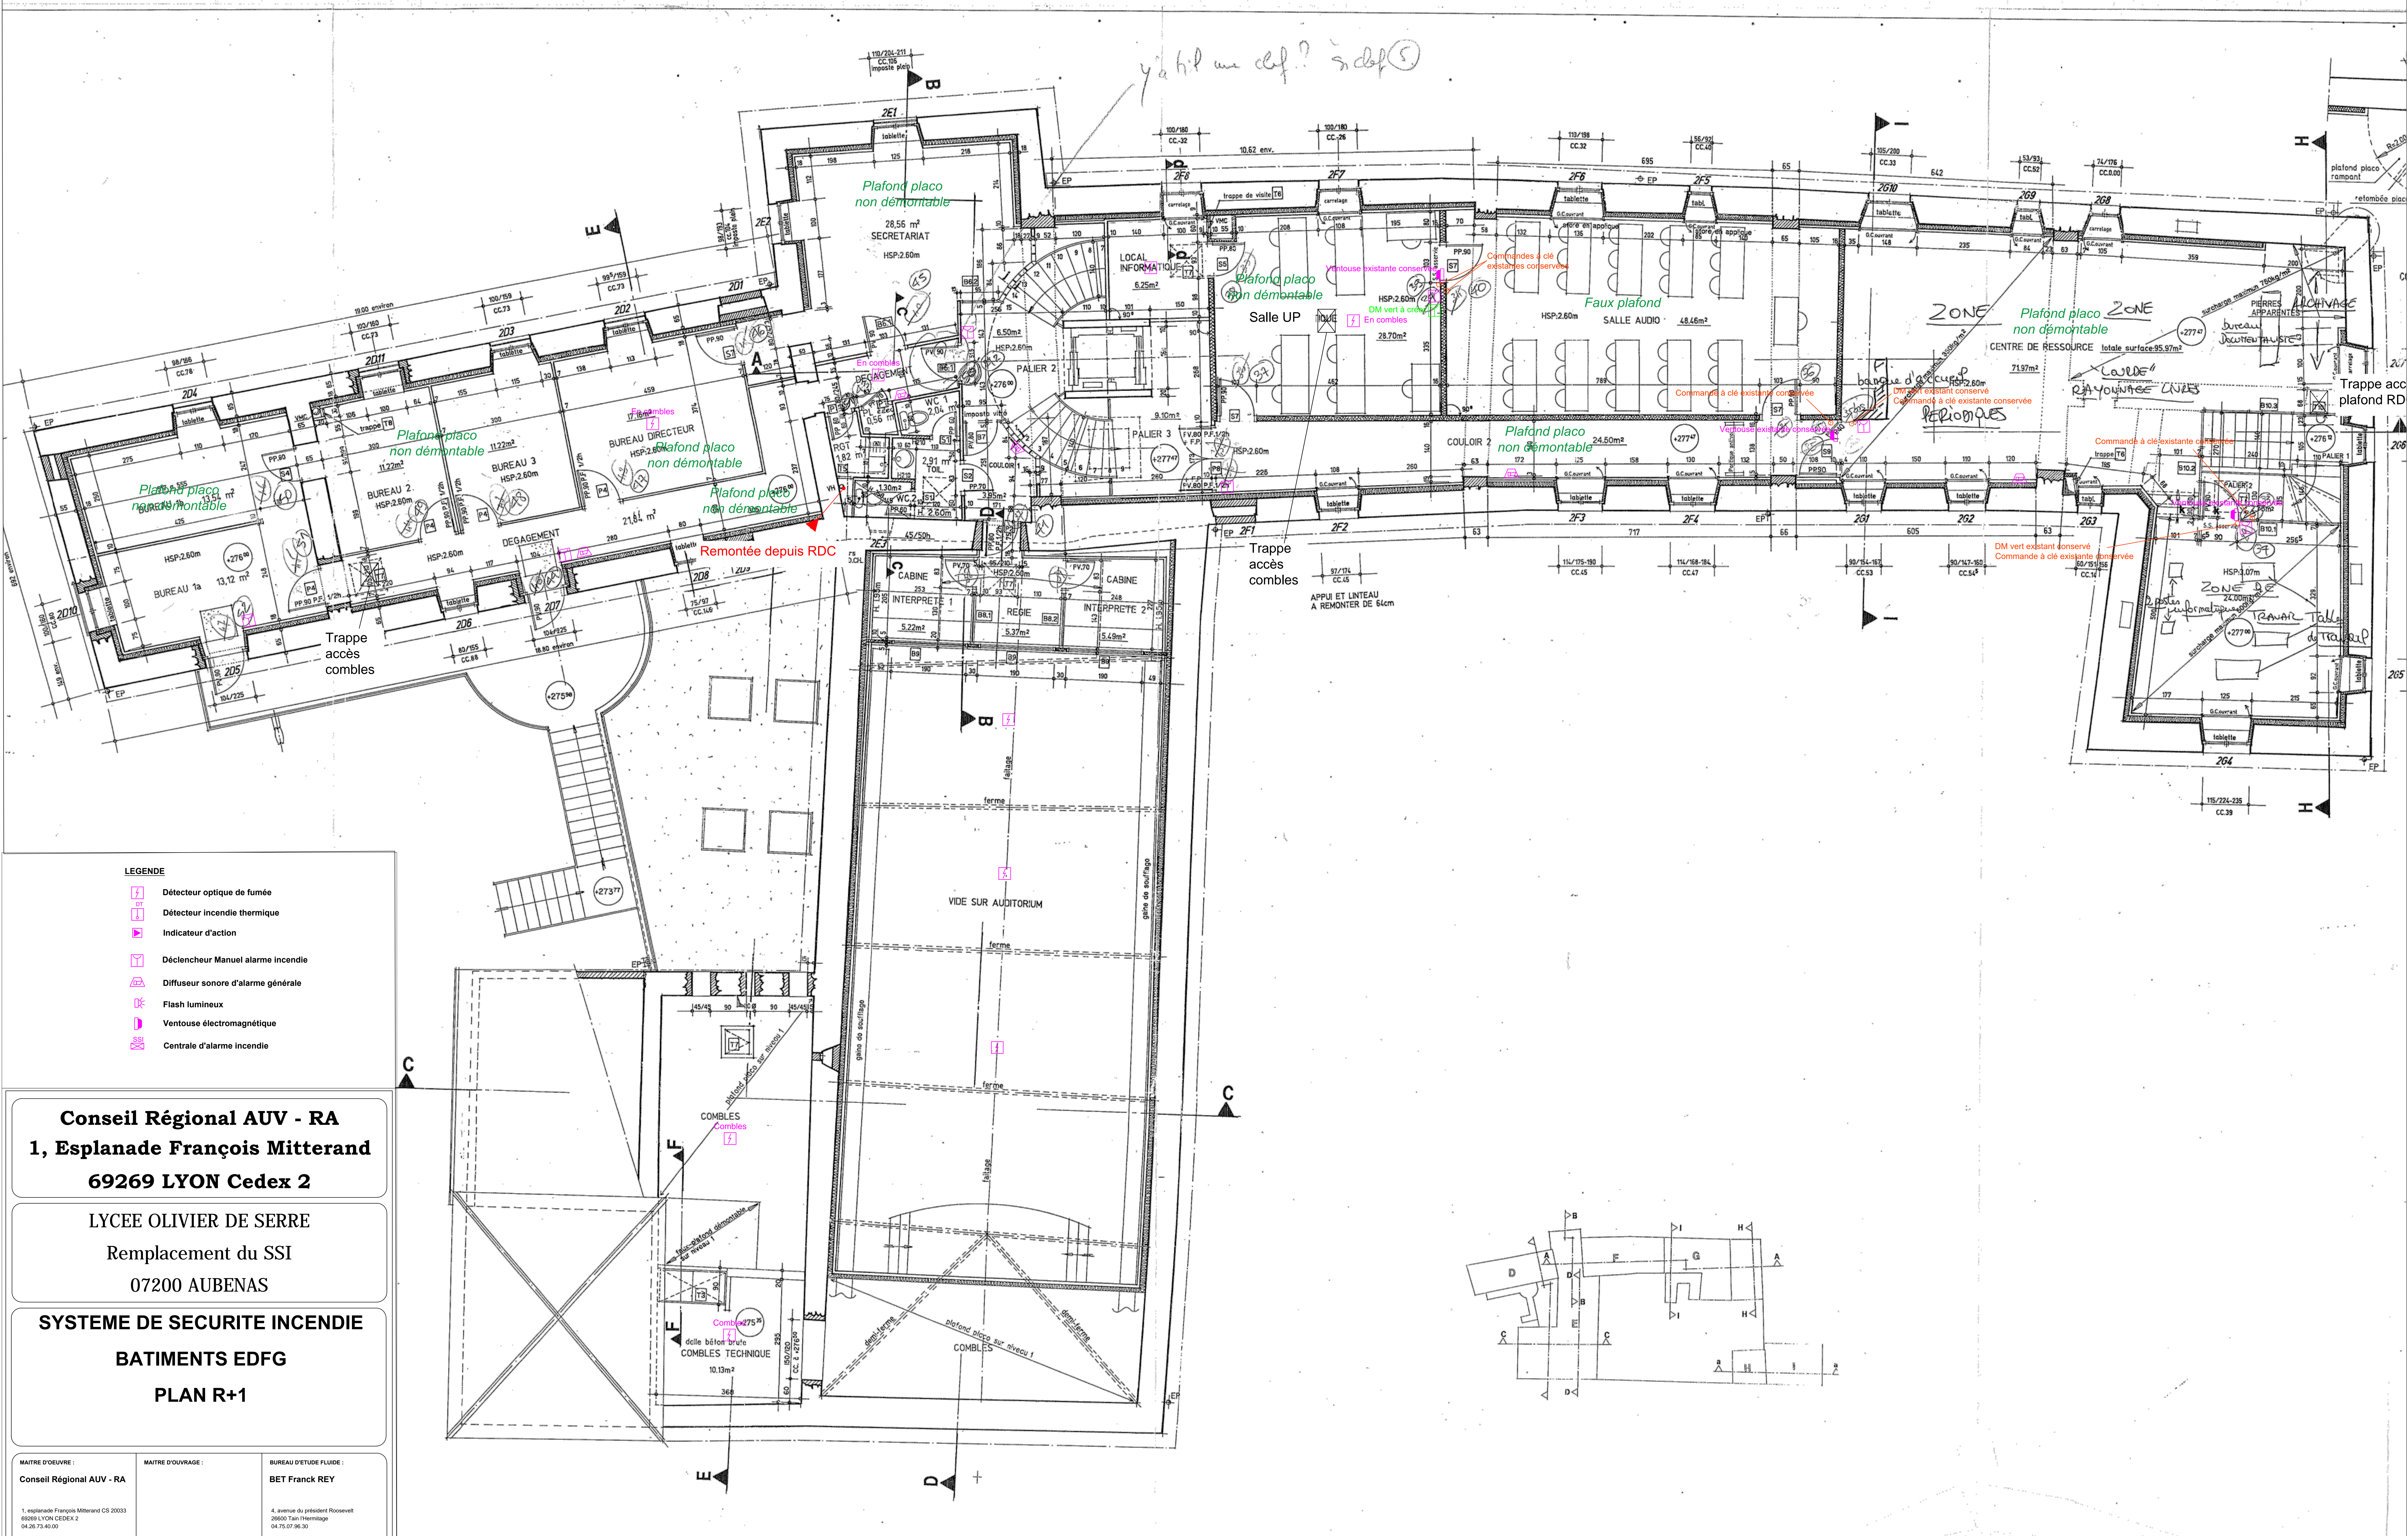

- LEGENDE**
- Détecteur optique de fumée
 - Détecteur incendie thermique
 - Indicateur d'action
 - Déclencheur Manuel alarme incendie
 - Diffuseur sonore d'alarme générale
 - Flash lumineux
 - Ventouse électromagnétique
 - Centrale d'alarme incendie

Conseil Régional AUV - RA
1, Esplanade François Mitterrand
69269 LYON Cedex 2

LYCEE OLIVIER DE SERRE
 Remplacement du SSI
 07200 AUBENAS

SYSTEME DE SECURITE INCENDIE
BATIMENTS EDFG
PLAN R+1

MAITRE D'OEUVRE : Conseil Régional AUV - RA
 MAITRE D'OUVRAGE : BUREAU D'ETUDE FLUIDE : BET Franck REY
 4, avenue du président Roosevelt
 69600 LYON CEDEX 2
 04 78 07 86 30
 contact@betfrankre.fr

INDICES	MODIFICATIONS	DATE	N°: SSI09
A	Creation	Mars 2019	DATE : Janvier 2019 Dossier N° : 0300-16 Echelle : 1:50 ETABLI PAR : MC

